




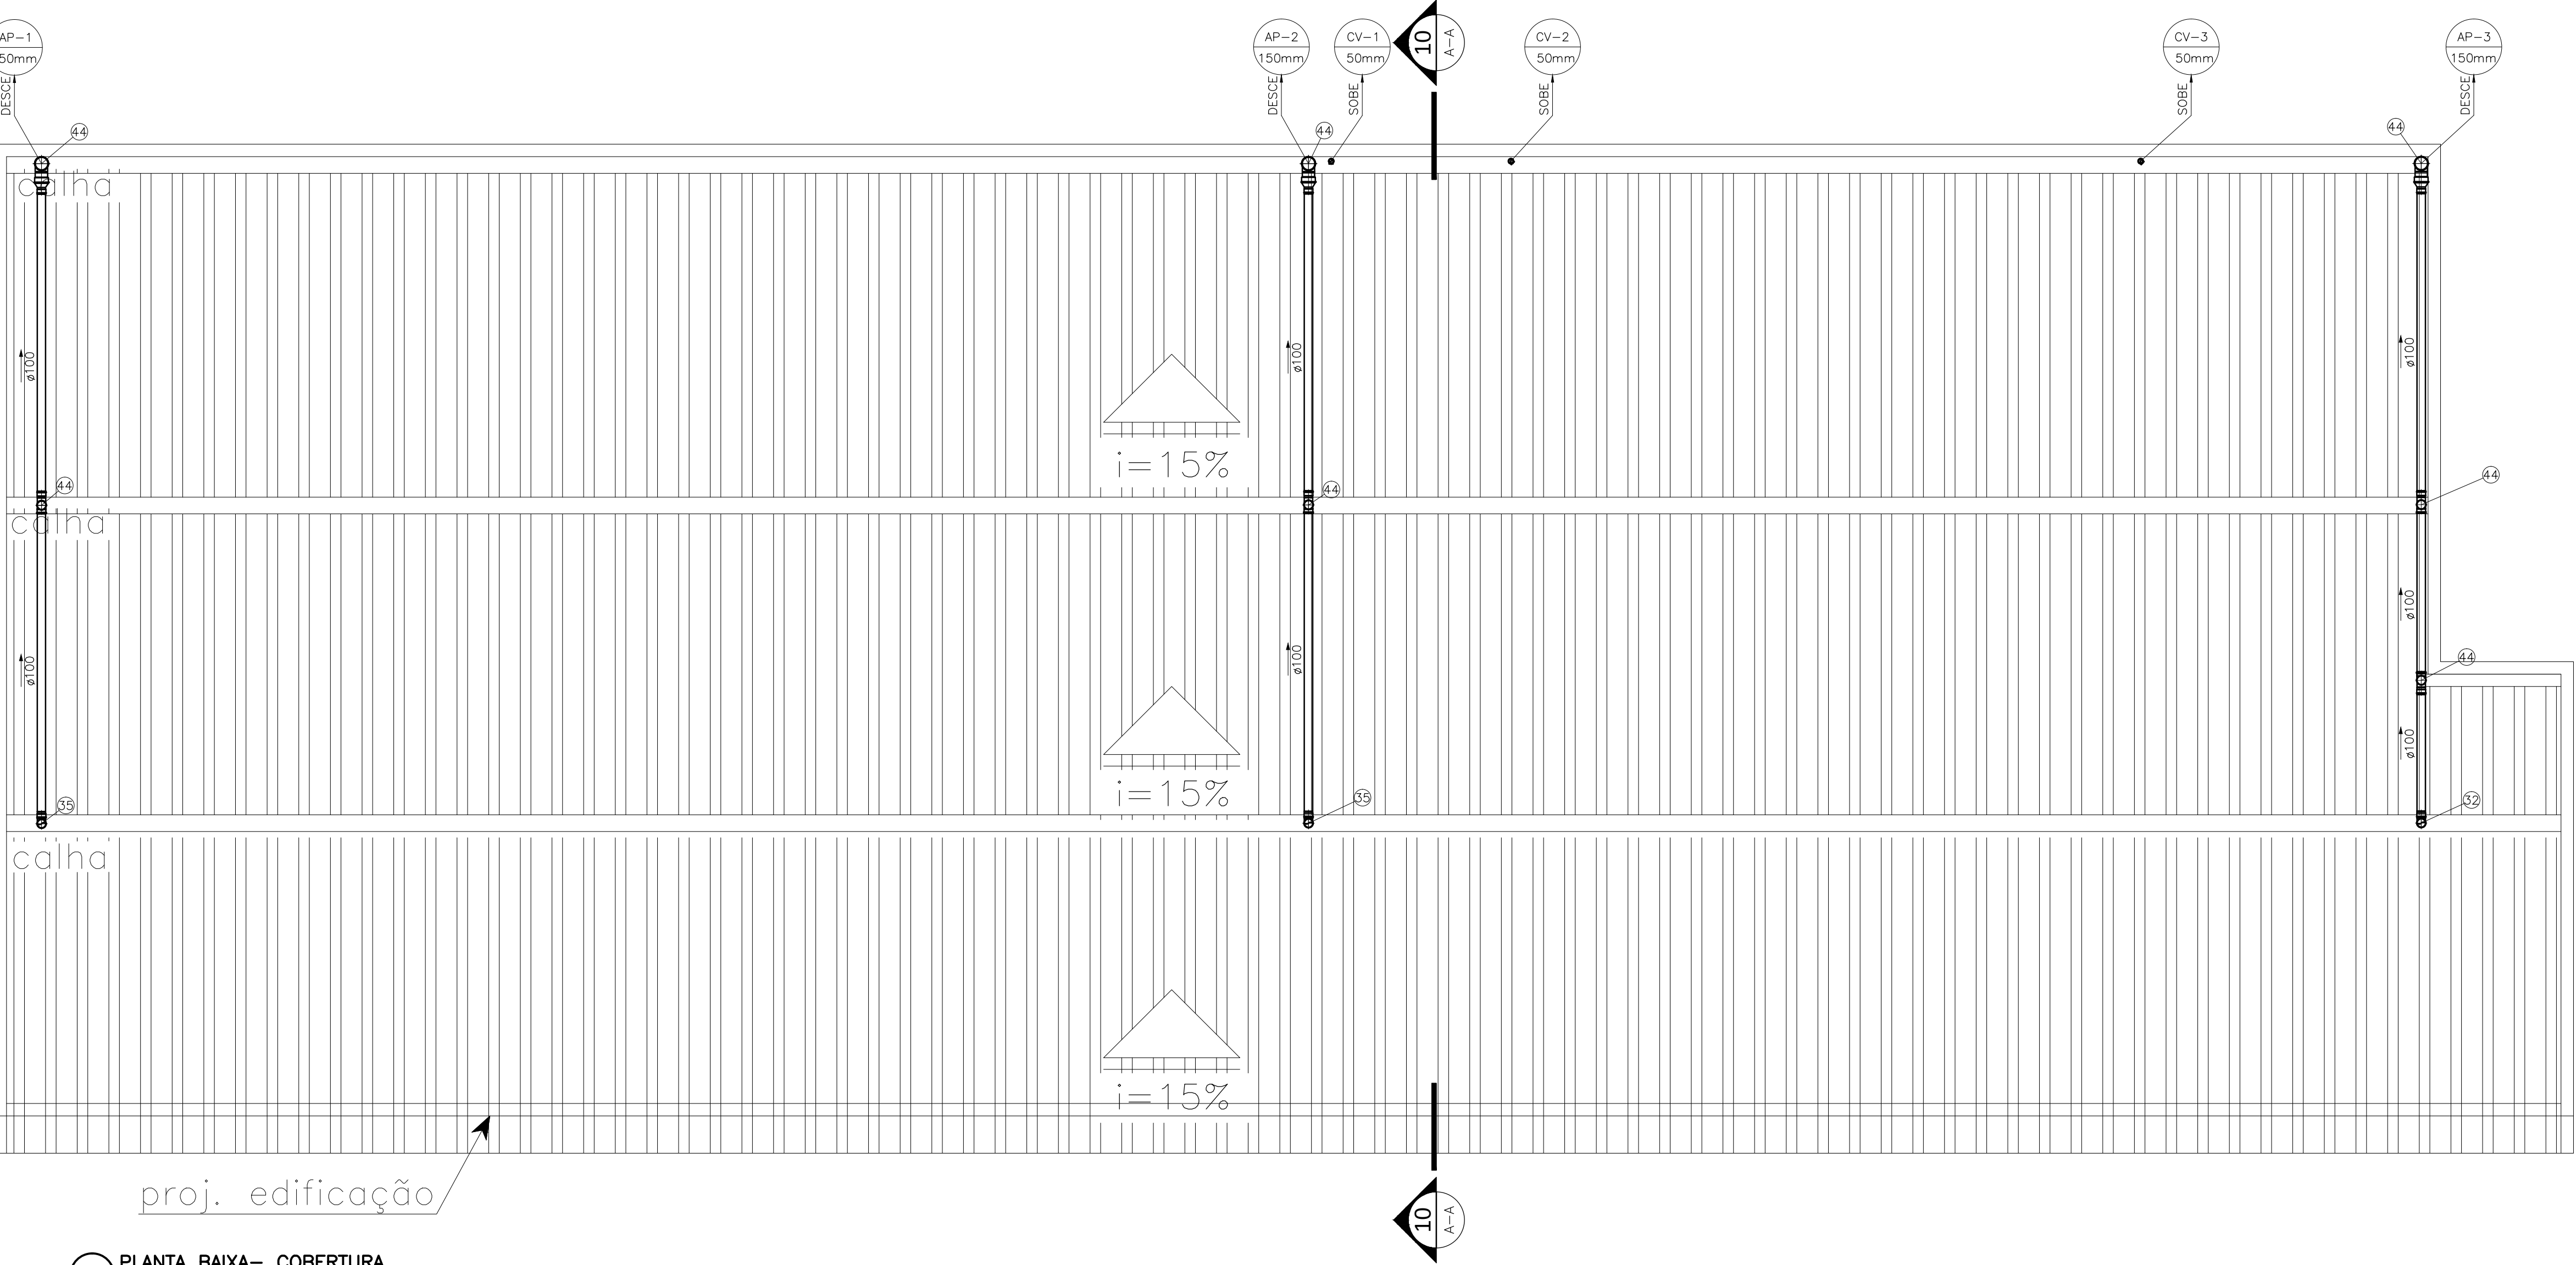


PLANTA BAIXA- COBERTURA
ESCALA 1:50

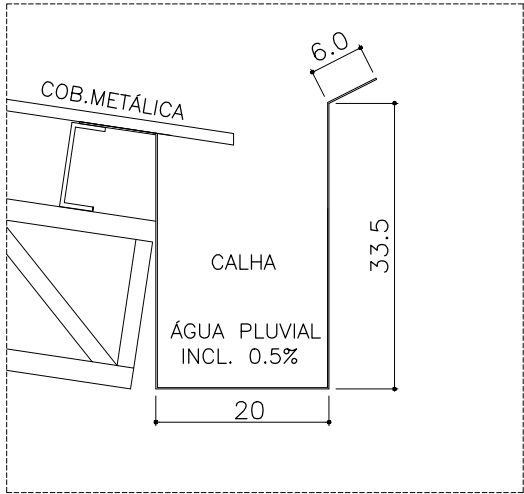


CALHA 1
SEM ESCALA

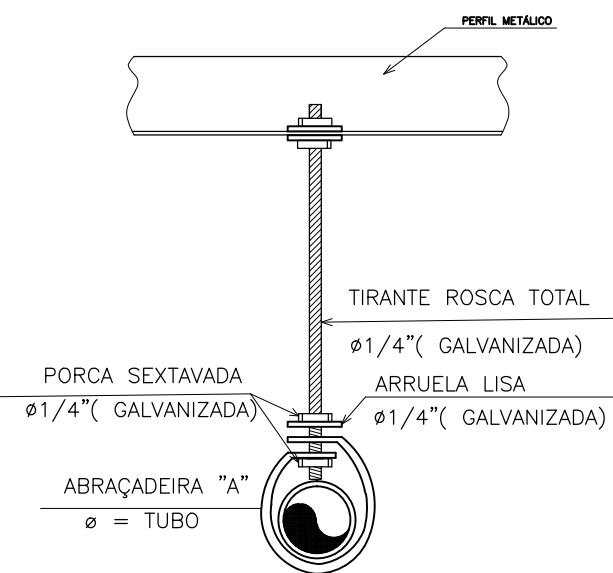

DETALHE FIXAÇÃO
SEM ESCALA

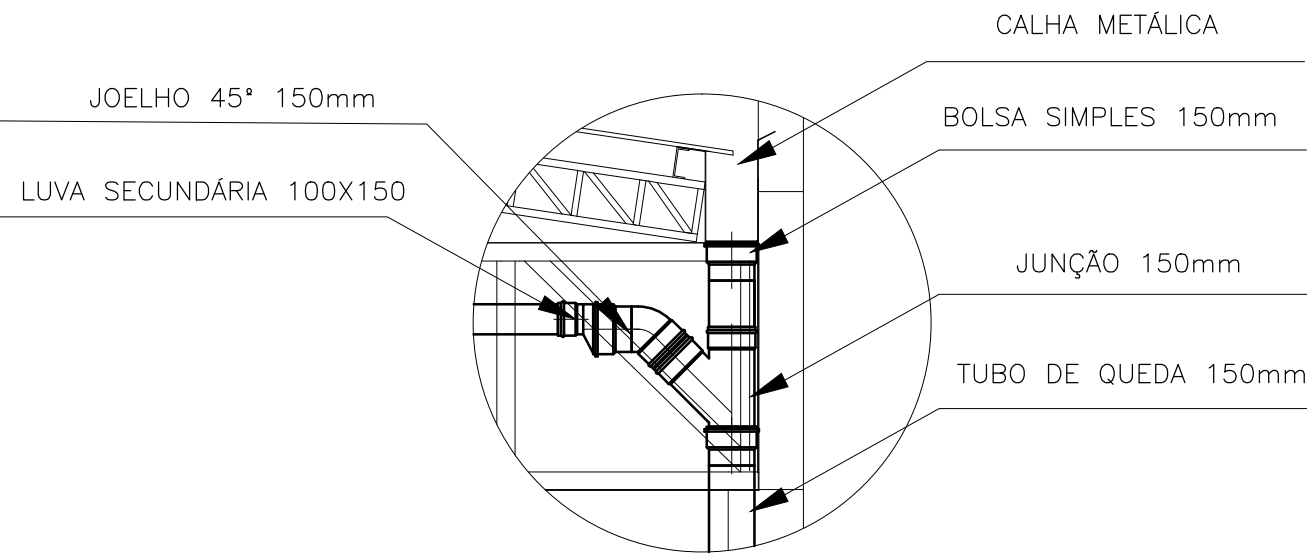


DETALHE "A"
ESCALA 1:25

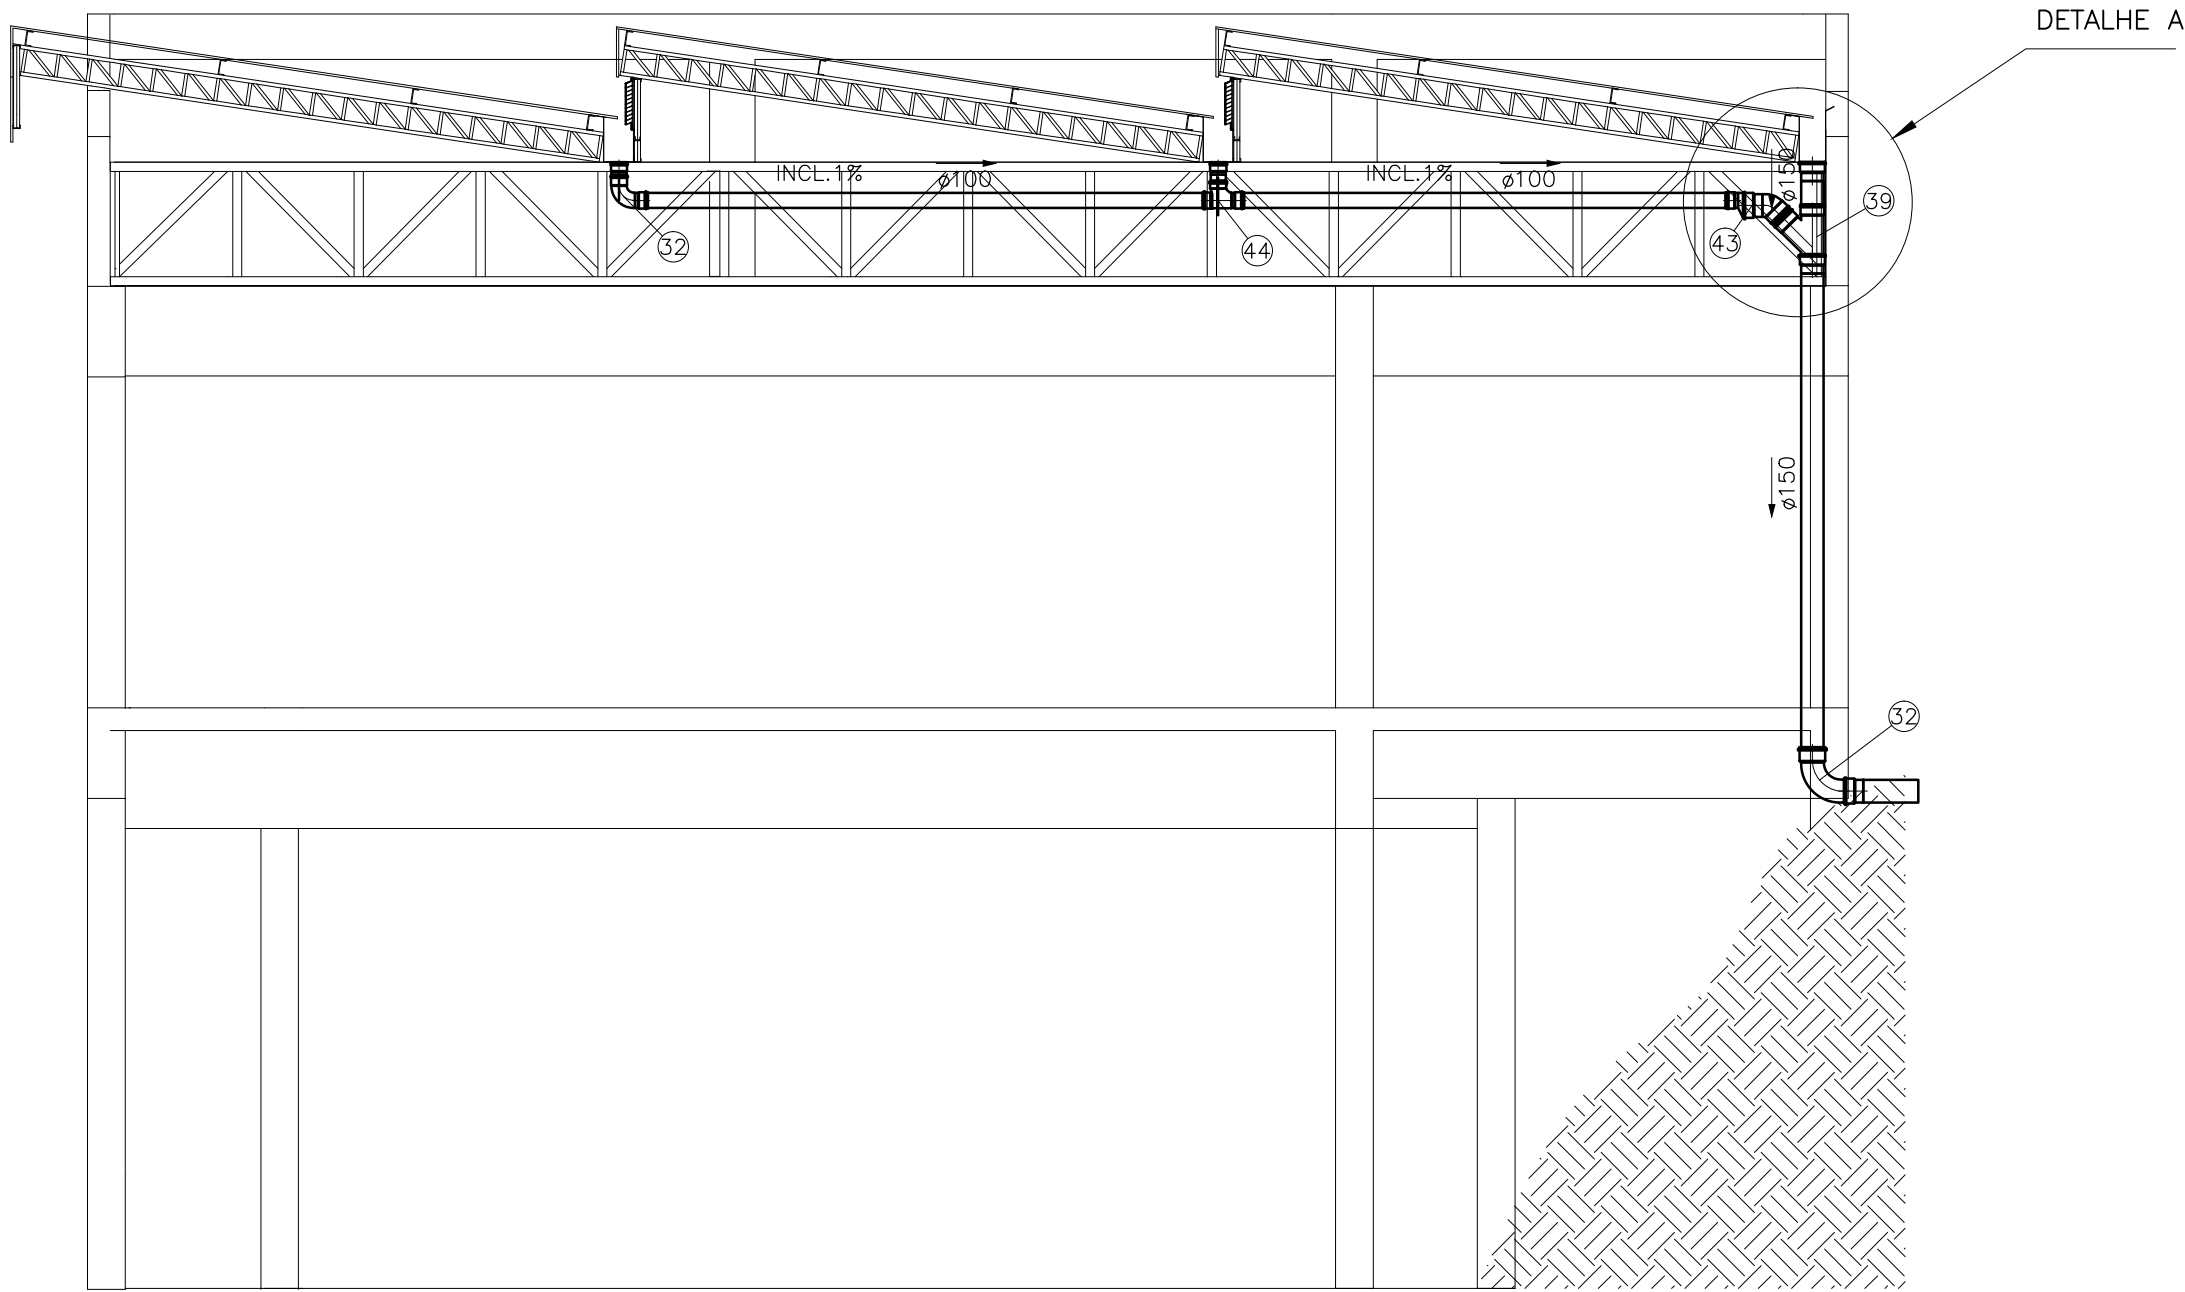


CORTE A-A
ESCALA 1:50

Planta	Vista Sobe	Vista Desce	Frontal	Nº	Descrição
1	---	---	1	50	Caixa Sifonada
2	---	---	2	31	Curva 90°
3	---	---	3	32	Curva 45°
4	---	---	4	33	Dreno
5	---	---	5	34	Joelho de 45°
6	---	---	6	35	Joelho de 90°
7	---	---	7	36	Joelho de 90° - Secundário
8	---	---	8	37	Joelho de 90° - Com Anel
9	---	---	9	38	Joelho com Visita
10	---	---	10	39	Junção
11	---	---	11	40	Junção 100mmx50mm
12	---	---	12	41	Junção 75mmx50mm
13	---	---	13	42	Junção 40mm
14	---	---	14	43	Ralo Seco
15	---	---	15	44	Ralo Sifonado
16	---	---	16	45	Redução Excêntrica
17	---	---	17	46	Redução Secundária 50mmx40mm
18	---	---	18	47	Tê
19	---	---	19	48	Terminal de Ventilação

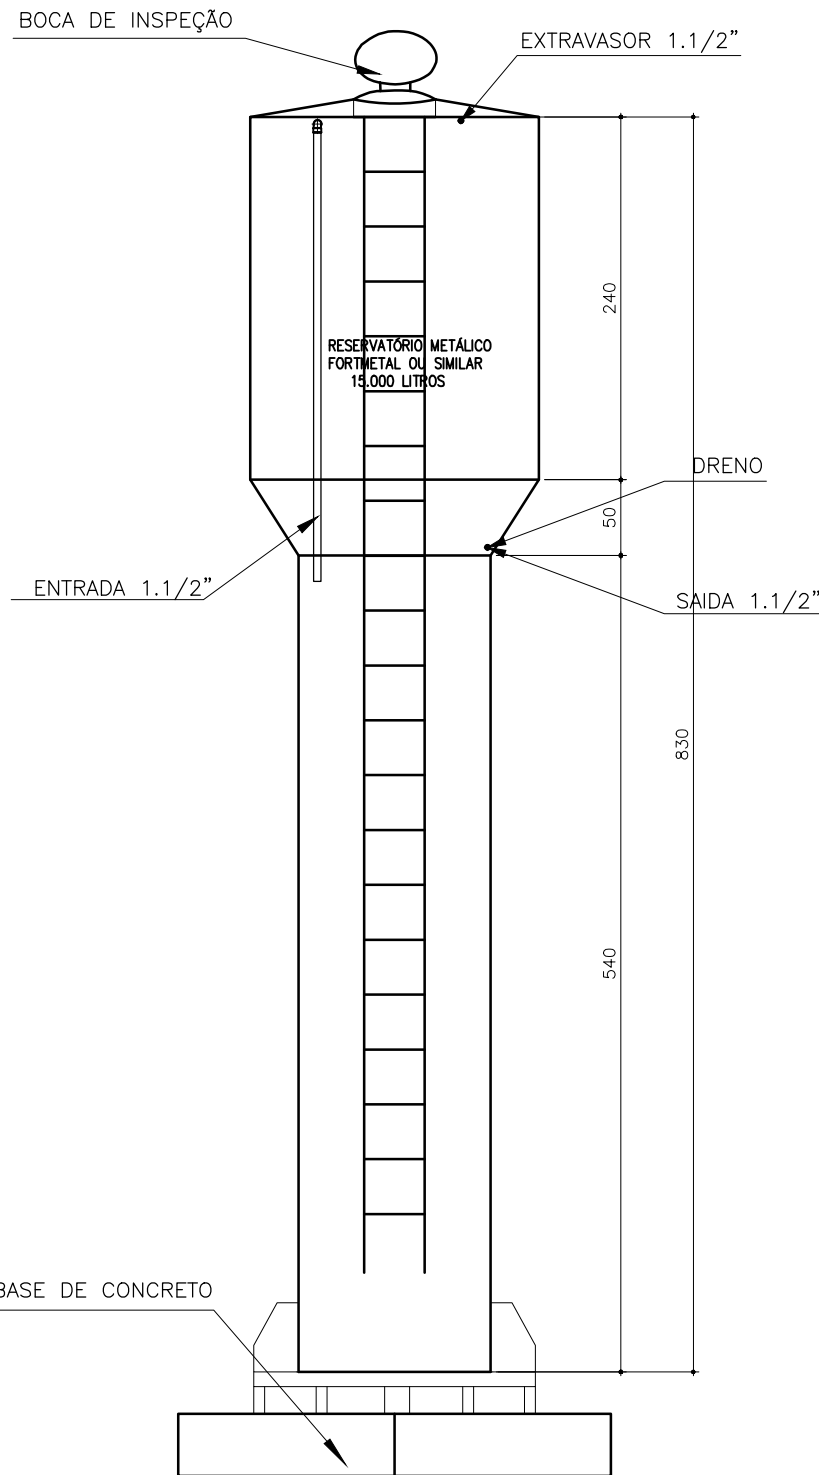

VISTA LATERAL CASTELO D'ÁGUA TIPO TAÇA
COM ÁGUA NA COLUNA
ESCALA:125

- NOTAS SOBRE O RESERVATÓRIO:
1. COTAS EM CENTÍMETROS.
 2. O RESERVATÓRIO DEVERÁ TER TODOS OS ACESSÓRIOS NECESSÁRIOS, COMO: ESCADA TIPO MARINHEIRO, GUARDA CORPO, BOCAL DE VISITA, OLHAL DE IÇAMENTO E ETC.
 3. RESERVATÓRIO DESTINADO AO ARMAZENAMENTO DE ÁGUA POTÁVEL, UTILIZAR PINTURA ADEQUADA.

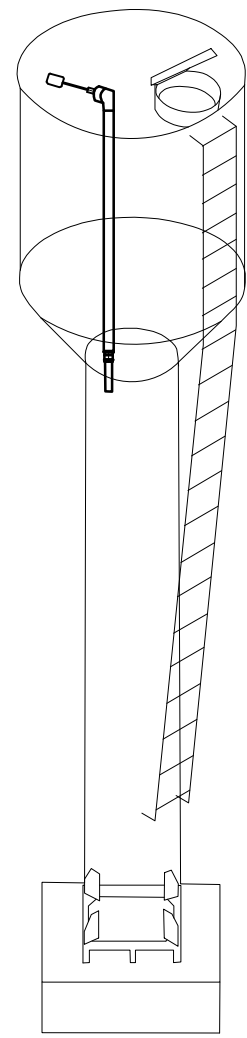

DETALHE ISOMÉTRICO
SEM ESCALA

a				
b				
c				
DATA	EXECUT.	VISTO	APROV.	
ALTERAÇÕES				

- NOTAS**
- TODA A TUBULAÇÃO DE ÁGUA DEVERÁ SER EM PVC SOLDÁVEL.
 - AS CONEXÕES DE SAÍDA DE ÁGUA FRIA SERÃO EM PVC COM ROSCA METÁLICA.
 - TODA A TUBULAÇÃO DE ESGOTO E ÁGUA PLUVIAL DEVERÃO SER EM PVC SANITÁRIO.
 - A COLUNA DE VENTILAÇÃO DEVERÁ ULTRAPASSAR A COBERTURA EM 30cm.
 - OS FIOS LAVABEIS DEVERÃO TER DECLIVIDADE MÍNIMA DE 1% EM DIREÇÃO AOS RALOS COLETORES.
 - DECLIVIDADE MÍNIMA DAS REDES:
 - ESGOTO: Ø 100 1% / DEMAIS Ø - 2%
 - PLUVIAL: TODOS Ø - 0,5%
 - DIÂMETRO DA TUBULAÇÃO EM MILÍMETROS.
 - AS CAIXAS DE PASSAGEM, NÃO PODERÃO ESTAR A UMA DISTÂNCIA SUPERIOR A 20m UMAS DAS OUTRAS. - COTAS EM CENTÍMETROS - NÍVEIS EM METROS.
 - AS REDES DE ÁGUA PLUVIAL, NÃO PODERÃO SER LANÇADAS NAS CAIXAS DE ESGOTO - A LIGAÇÃO ENTRE CONDUTORES VERTICAIS E HORIZONTAIS, SEM COMO AS TUBULAÇÕES QUE MUDAM DE DIREÇÃO DEVERÃO TER VISITAS.

INTENSIDADE DE PRECIPITAÇÃO ADOTADA: 222mm/h

ESTE PROJETO FOI DIMENSIONADO CONFORME AS NORMAS:

- NBR 5626 - Instalação Predial de Água Fria
- NBR 8160 - Sistemas Prediais De Esgoto Sanitário
- NBR 10844 - Instalações Prediais De Águas Pluviais

EM VIGOR

LEGENDAS: INDICADA NA PLANTA

ECISAN TÉCNICA DE ENGENHARIA CIVIL E SANITÁRIA LTDA.	
FIRMA:	VISTO:
RT NOME: MARCO AURELIO LUDOLF GOMES-CREA 6.118/D-MG	MATR.
PROJ.	APROV.
RT NOME: ADRIANO PEREIRA COSTA CREA MG 226.532/D	MATR.
DES.	DATA
	08/12/2021

PREFEITURA M. DE RIBEIRÃO DAS NEVES

PROJETO HIDROSSANITÁRIO
VESTIÁRIO HOSPITAL S.JUDAS TADEU
PLANTA DA COBERTURA E DETALHAMENTOS

ESCALA	INDICADA
Nº	
FOLHA	06 DE 06
ARQ.	